



### 山东省沂水县沂城街道农村污水治理方案规划平面图 (2019-2025)

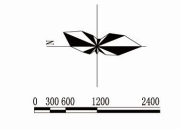

- 图例:**
- 集中处理模式  
村级污水处理站
  - 市政纳管处理模式
  - ▲ 村级生态处理模式
  - 分散处理就地利用模式
  - 污水处理厂/站
  - 污水管道
  - DN300 污水管径

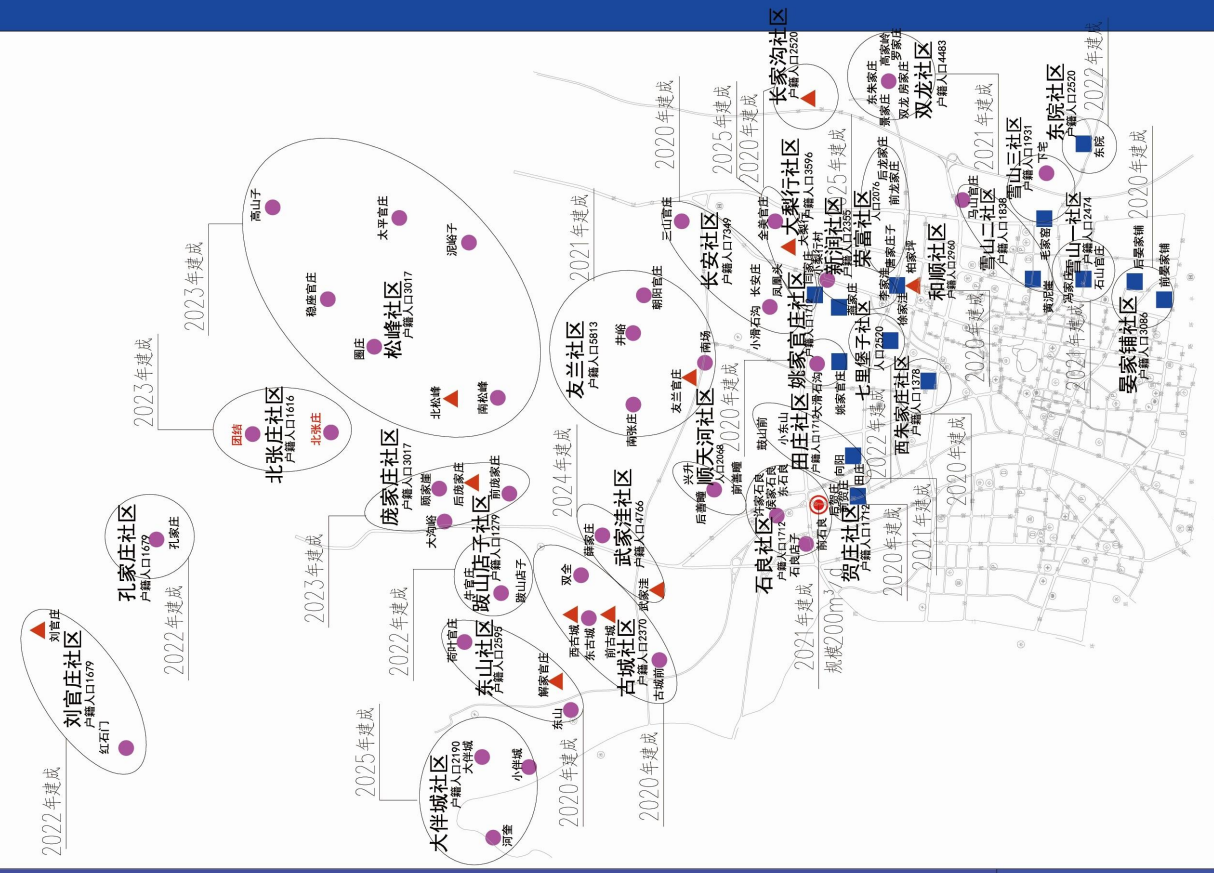



中国航天建设集团有限公司  
航天建筑设计研究院有限公司

沂水县人民政府

2019年9月

图号 : 01

# 山东省沂水县经济开发区农村污水处理方案规划平面图（2019-2025）

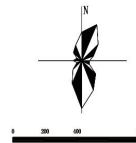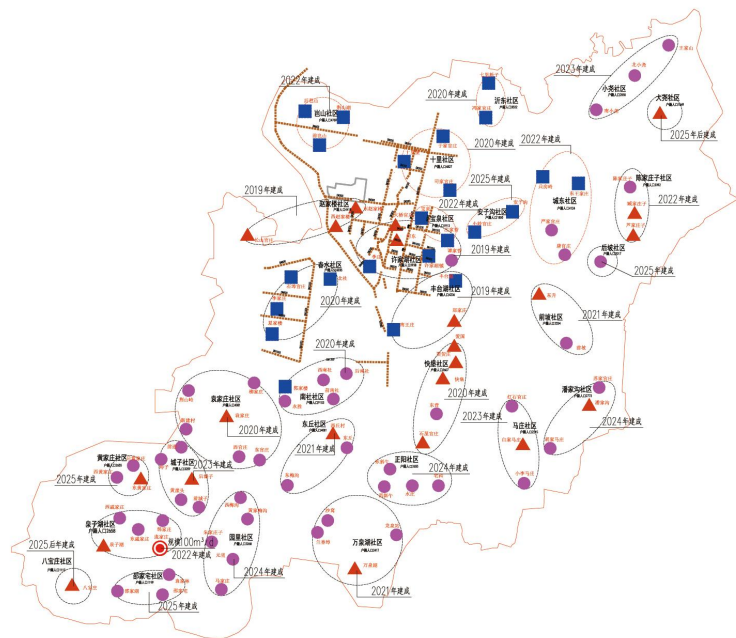

## 图例:

- 村级污水处理站  
集中处理模式
- 市政纳管处理模式
- ▲ 村级生态处理模式
- 分散处理就地利用模式
- ▭ 污水处理厂/站
- 污水管道
- DN300污水管径





中国航天建设集团有限公司  
航天建筑设计研究院有限公司

沂水县人民政府

2019年9月

图号：02

# 山东省沂水县龙家圈街道农村污水治理方案规划平面图 (2019-2025)

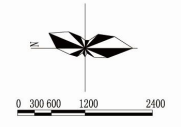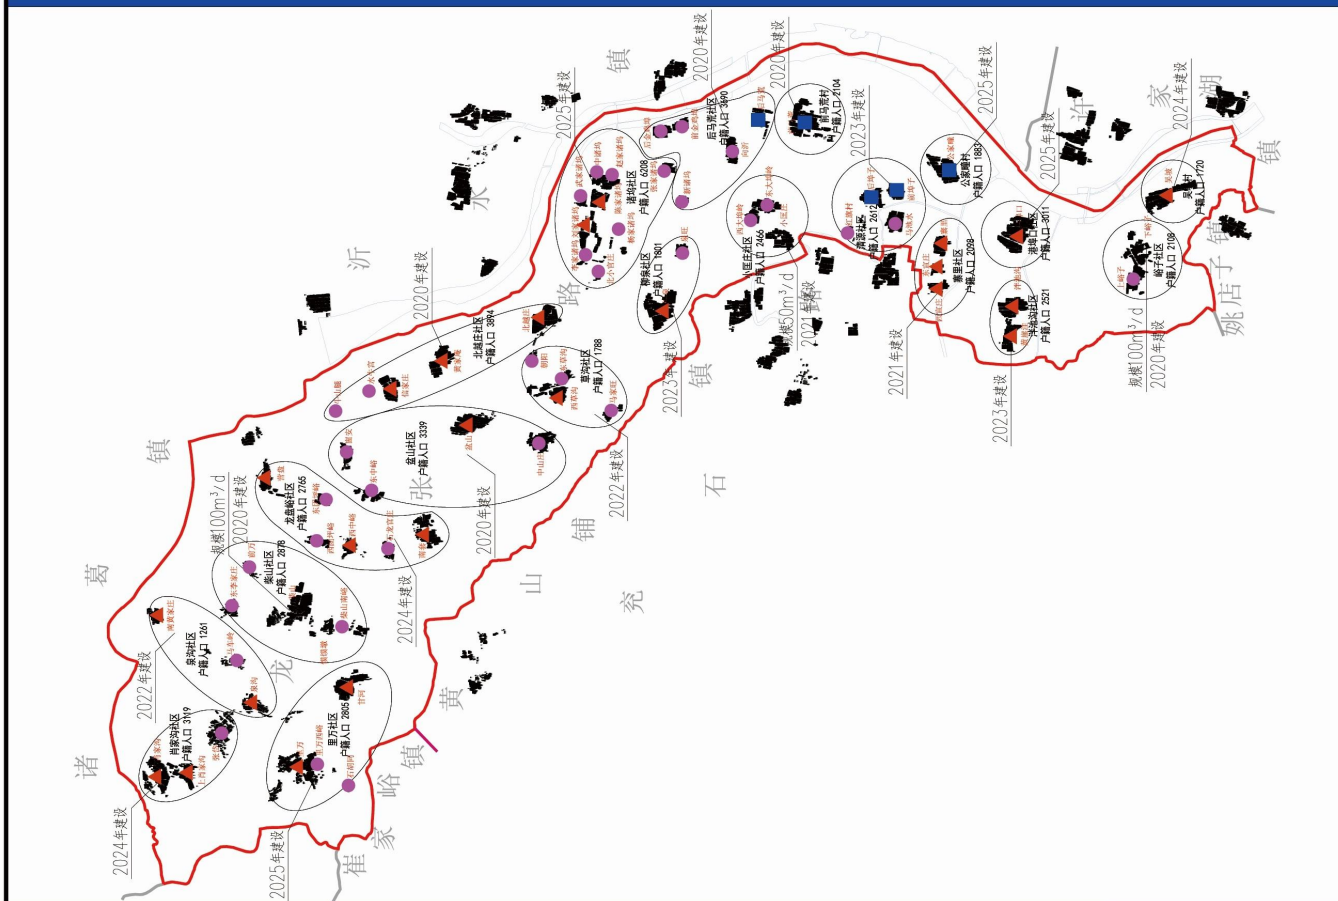

- 图例:**
- 村级污水处理站  
集中处理模式
  - 市政纳管处理模式
  - ▲ 村级生态处理模式
  - 分散处理就地利用模式
  - 污水处理厂/站
  - 污水管道
  - - - DN300污水管径





中国航天建设集团有限公司  
航天建筑设计研究院有限公司

沂水县人民政府

2019年9月

图号：03

# 山东省沂水县院东头镇农村污水处理方案规划平面图 (2019-2025)

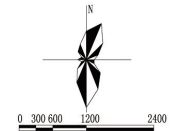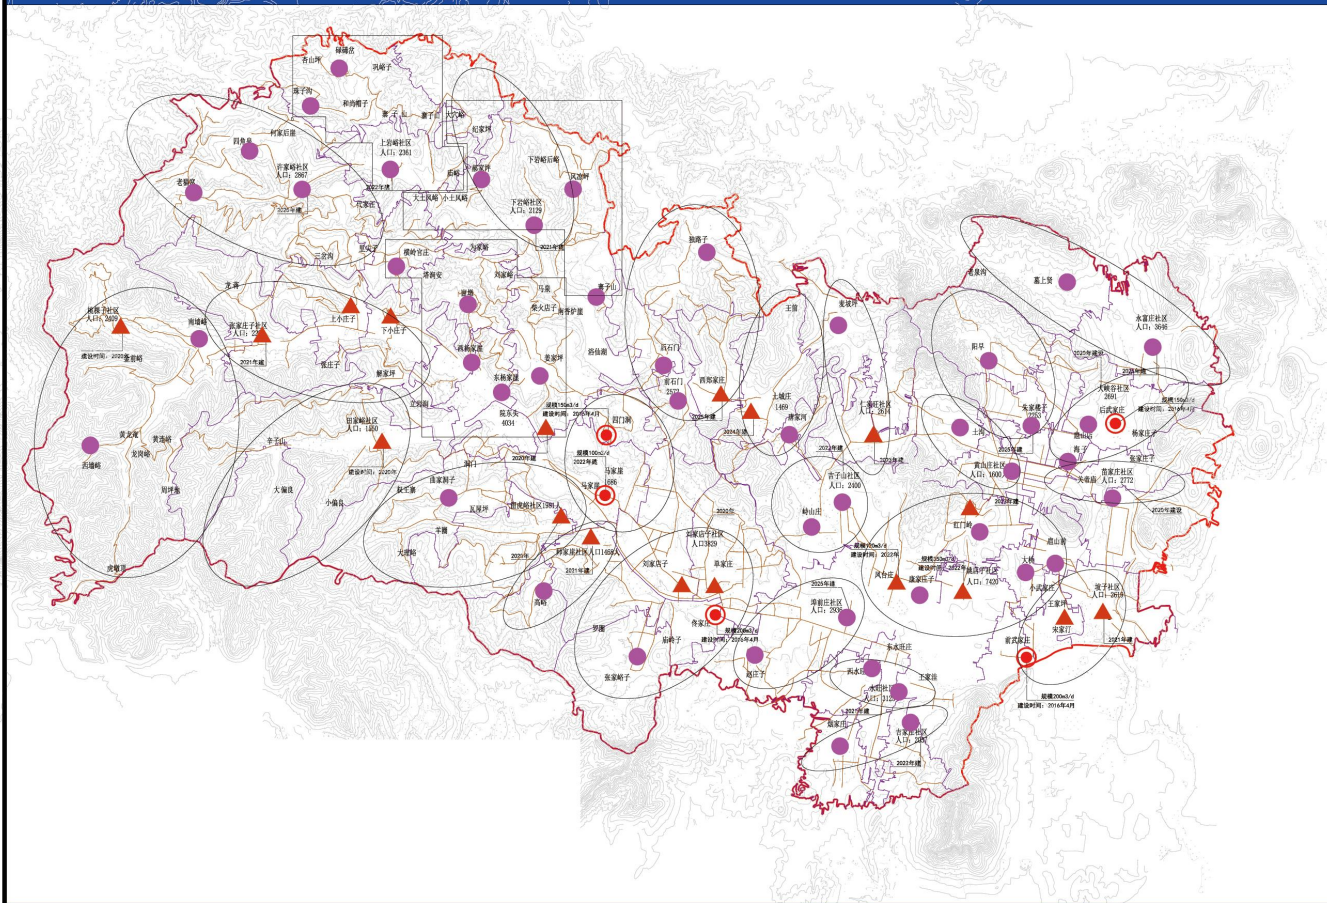

## 图例:

- 村级污水处理站  
集中处理模式
- 市政纳管处理模式
- ▲ 村级生态处理模式
- 分散处理就地利用模式
- 污水处理厂/站
- 污水管道
- DN300污水管径





中国航天建设集团有限公司  
航天建筑设计研究院有限公司

沂水县人民政府

2019年9月

图号：03

# 山东省沂水县杨庄镇农村污水治理方案规划平面图 (2019-2025)

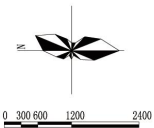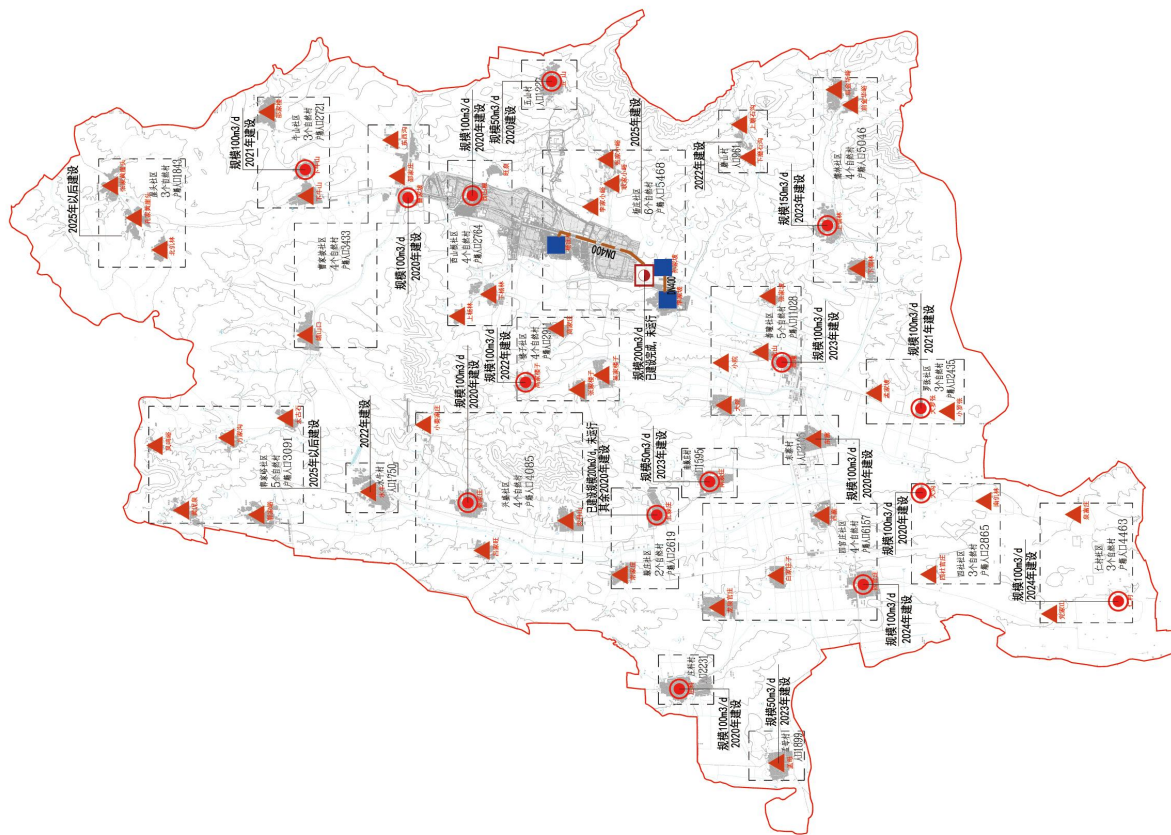

## 图例:

- 村级污水处理站  
集中处理模式
- 市政纳管处理模式
- ▲ 村级生态处理模式
- 分散处理就地利用模式
- 污水处理厂/站
- 污水管道  
DN300污水管径





中国航天建设集团有限公司  
航天建筑设计研究院有限公司

沂水县人民政府

2019年9月

图号：05

# 山东省沂水县马站镇农村污水治理方案规划平面图 (2019-2025)

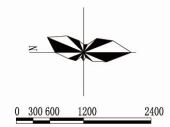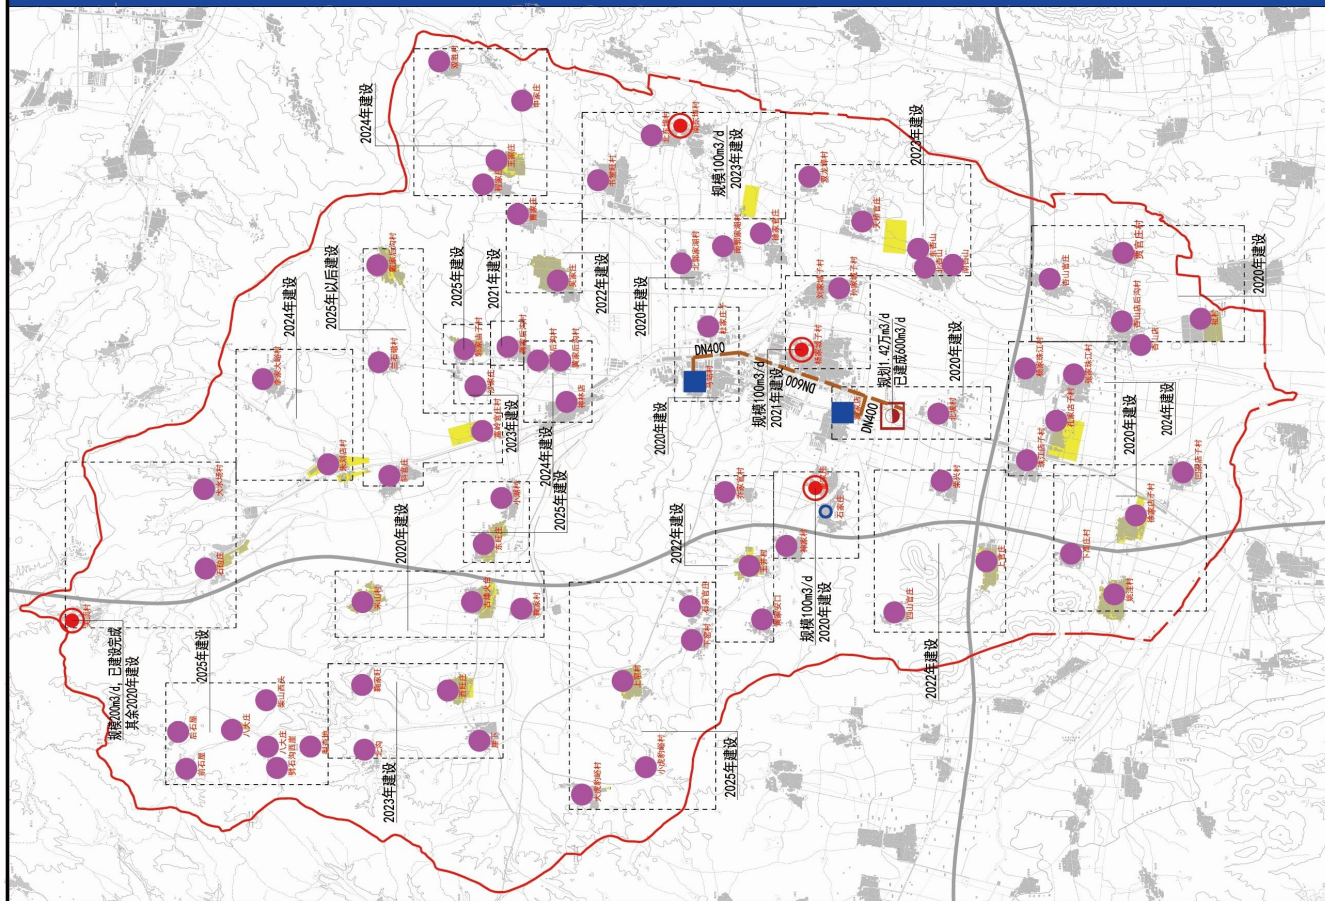

- 图例:**
- 村级污水处理站  
集中处理模式
  - 市政纳管处理模式
  - ▲ 村级生态处理模式
  - 分散处理就地利用模式
  - 污水处理厂/站
  - 污水管道
  - DN300污水管径





中国航天建设集团有限公司  
航天建筑设计研究院有限公司

沂水县人民政府

2019年9月

图号：06

# 山东省沂水县沙沟镇农村污水治理方案规划平面图 (2019-2025)

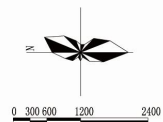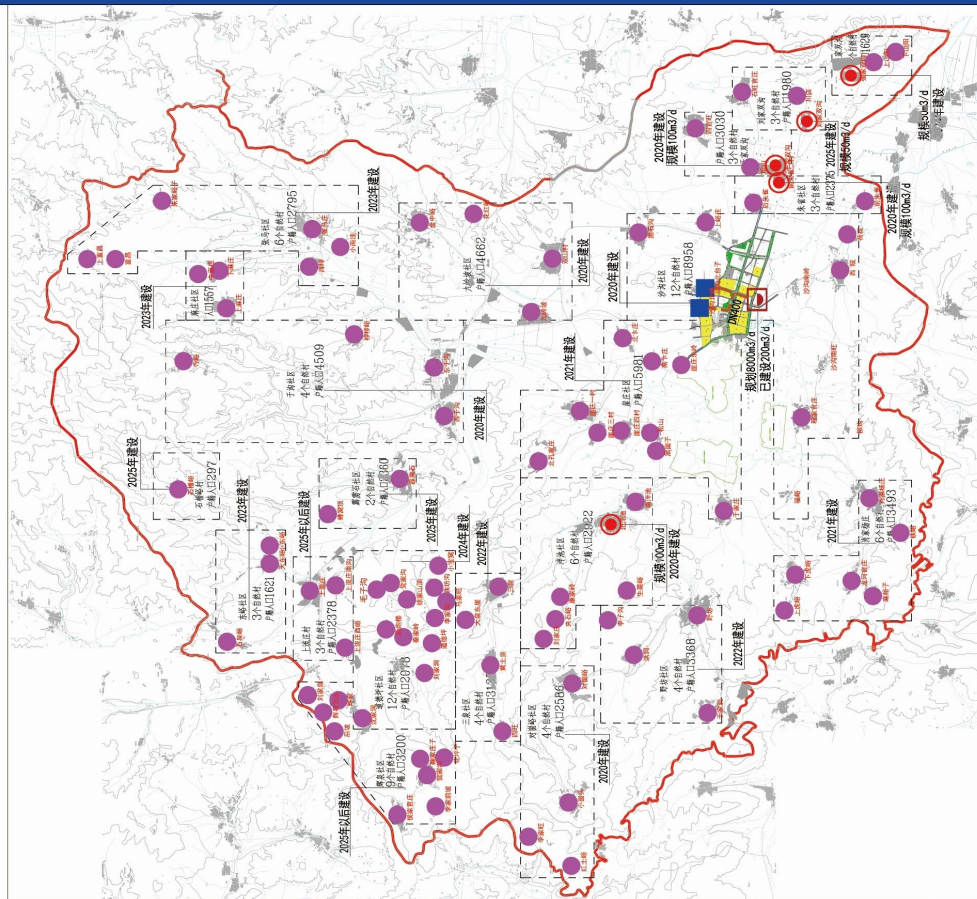

## 图例:

- 村级污水处理站  
集中处理模式
- 市政纳管处理模式
- ▲ 村级生态处理模式
- 分散处理就地利用模式
- 污水处理厂/站
- 污水管道
- DN300污水管径



 

中国航天建设集团有限公司  
航天建筑设计研究院有限公司

沂水县人民政府

2019年9月

图号：07

# 山东省沂水县圈里镇农村污水治理方案规划平面图 (2019-2025)

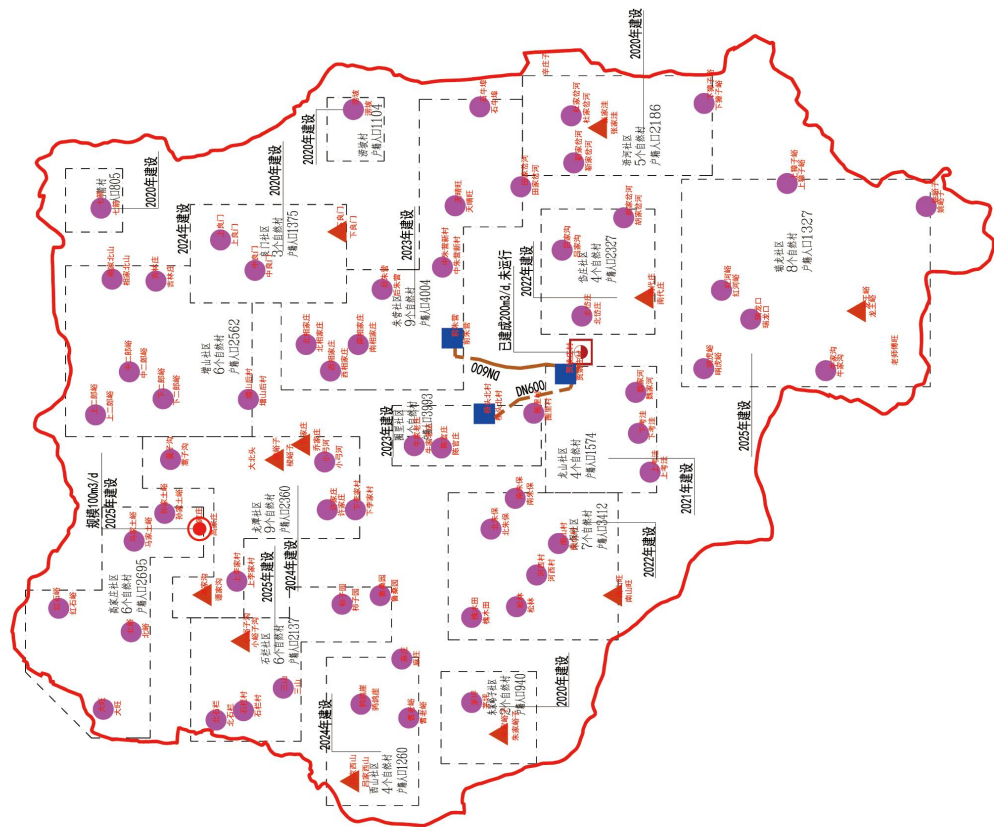

- 图例:**
- 村级污水处理站  
集中处理模式
  - 市政纳管处理模式
  - ▲ 村级生态处理模式
  - 分散处理就地利用模式
  - 污水处理厂/站
  - 污水管道
  - DN300污水管径



中国航天建设集团有限公司  
航天建筑设计研究院有限公司


沂水县人民政府

2019年9月

图号：08




# 山东省沂水县富官庄镇农村污水治理方案规划平面图 (2019-2025)

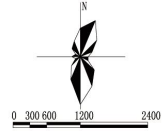

## 图例:

- 村级污水处理站  
集中处理模式
- 市政纳管处理模式
- ▲ 村级生态处理模式
- 分散处理就地利用模式
- ☒ 污水处理厂/站
- 污水管道
- DN300污水管径

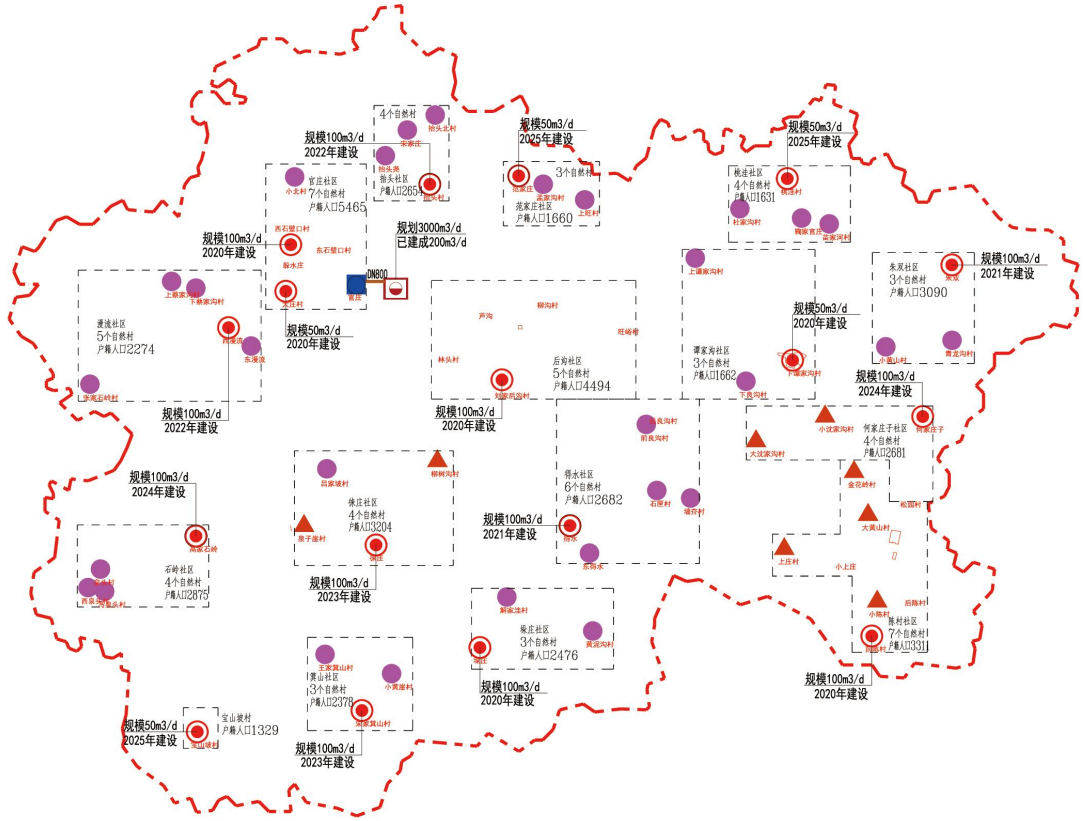



中国航天建设集团有限公司  
航天建筑设计研究院有限公司

沂水县人民政府

2019年9月

图号: 09

# 山东省沂水县黄山铺镇农村污水治理方案规划平面图 (2019-2025)

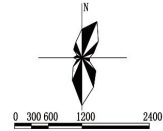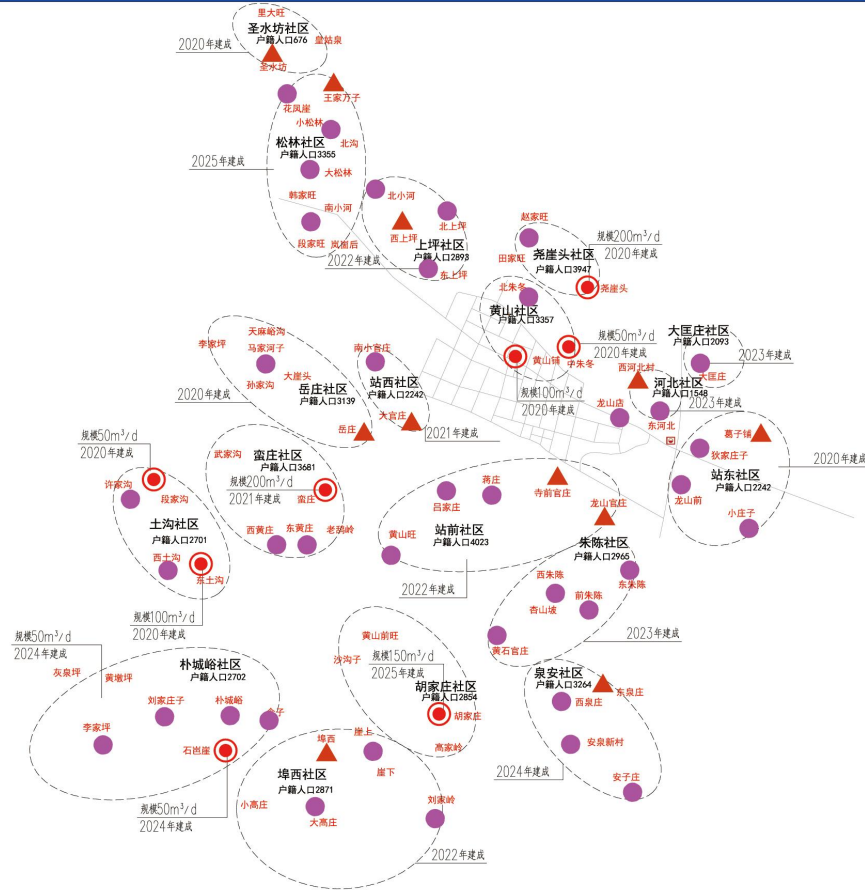

## 图例:

- 村级污水处理站
- 集中处理模式
- 市政纳管处理模式
- ▲ 村级生态处理模式
- 分散处理就地利用模式
- ☐ 污水处理厂/站
- 污水管道
- DN300污水管径





中国航天建设集团有限公司  
航天建筑设计研究院有限公司

沂水县人民政府

2019年9月

图号：10

# 山东省沂水县诸葛镇农村污水治理方案规划平面图 (2019-2025)

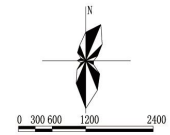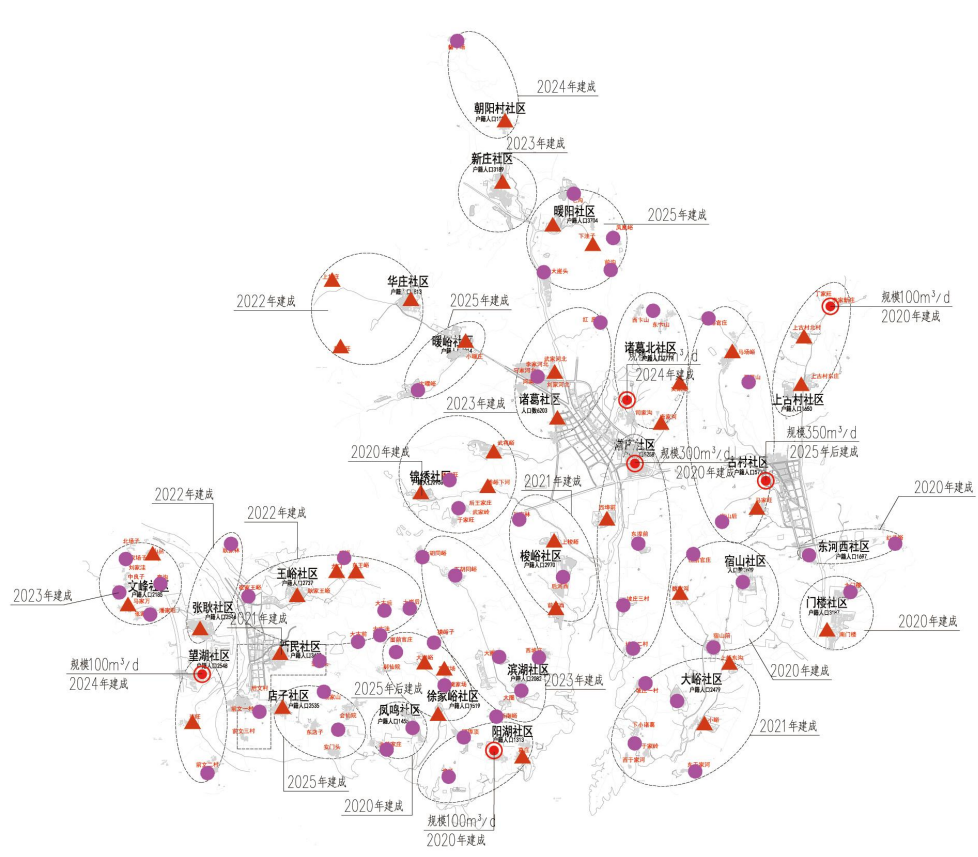

## 图例:

- 村级污水处理站
- 集中处理模式
- 市政纳管处理模式
- 村级生态处理模式
- 分散处理就地利用模式
- 污水处理厂/站
- 污水管道
- DN300污水管径





中国航天建设集团有限公司  
航天建筑设计研究院有限公司

沂水县人民政府

2019年9月

图号: 11

# 山东省沂水县道托镇农村污水治理方案规划平面图 (2019-2025)

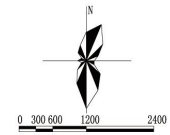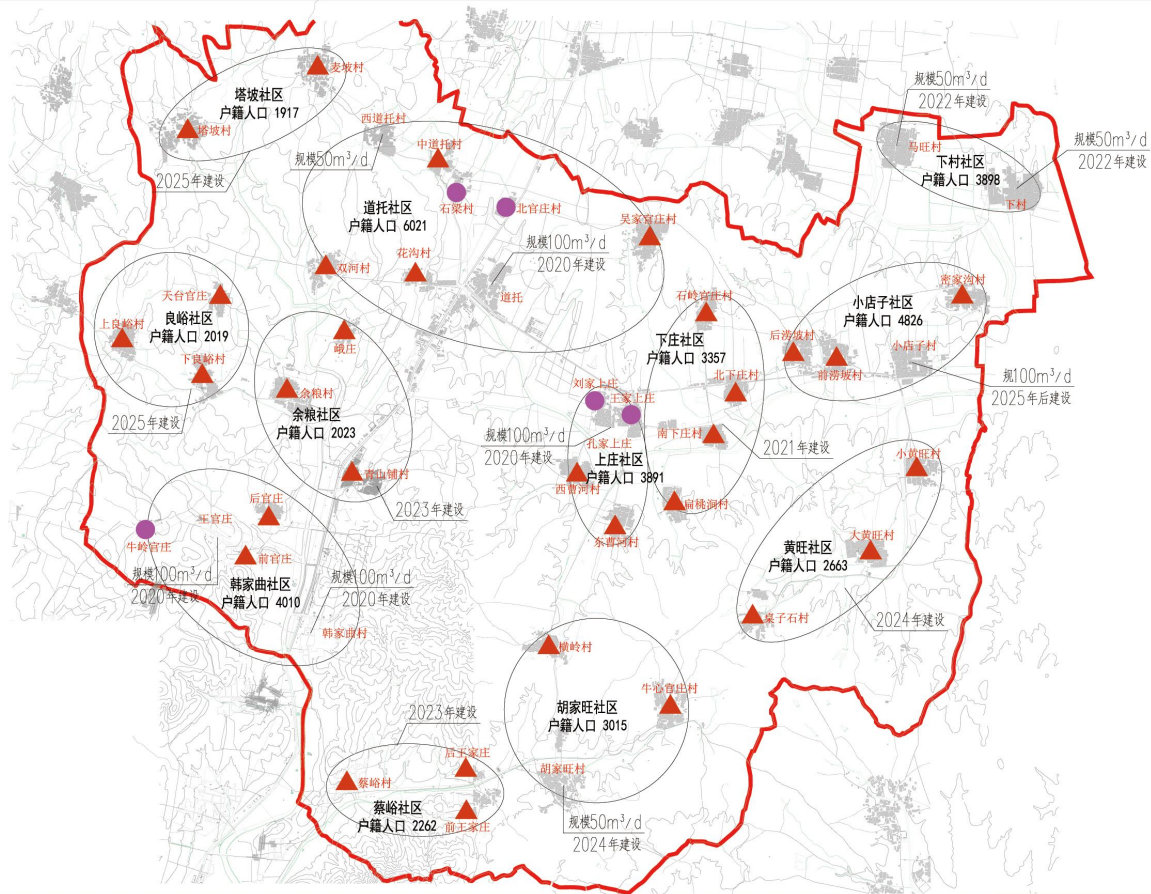

- 图例:**
- 村级污水处理站  
集中处理模式
  - 市政纳管处理模式
  - ▲ 村级生态处理模式
  - 分散处理就地利用模式
  - 污水处理厂/站
  - 污水管道
  - DN300污水管径




中国航天建设集团有限公司  
航天建筑设计研究院有限公司

沂水县人民政府

2019年9月


图号：12

# 山东省沂水县许家湖镇农村污水治理方案规划平面图 (2019-2025)

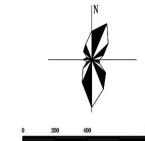

## 图例:

- 村级污水处理站  
集中处理模式
- 市政纳管处理模式
- ▲ 村级生态处理模式
- 分散处理就地利用模式
- 污水处理厂/站
- 污水管道
- DN300污水管径

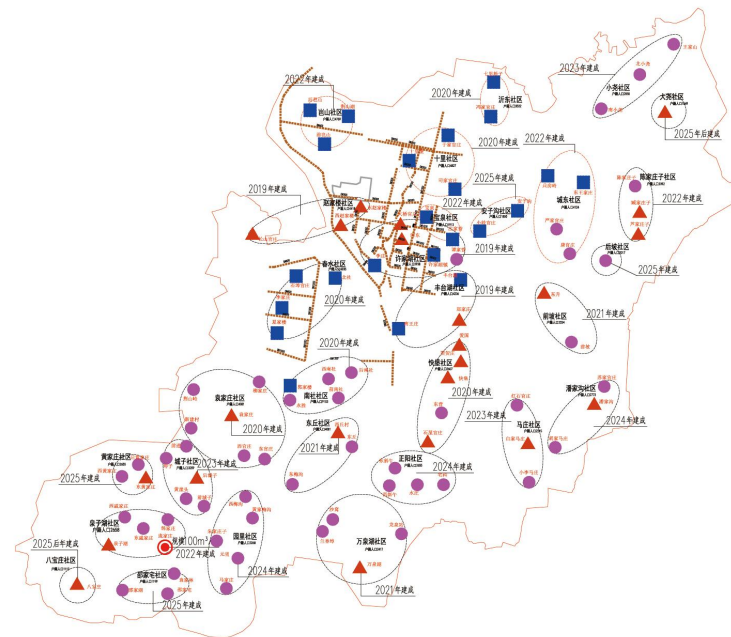



中国航天建设集团有限公司  
航天建筑设计研究院有限公司

沂水县人民政府





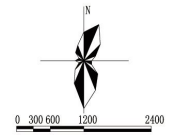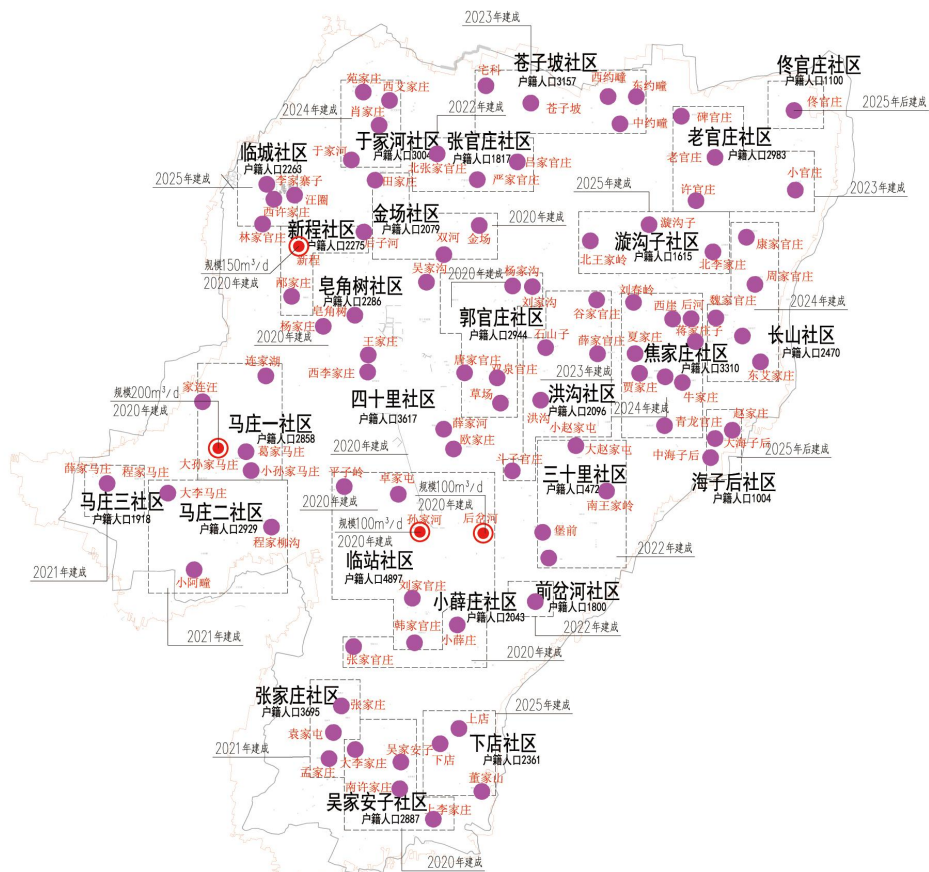


2019年9月

图号: 13

# 山东省沂水县四十里镇农村污水处理方案规划平面图 (2019-2025)



## 图例:

-  村级污水处理站  
集中处理模式
-  市政纳管处理模式
-  村级生态处理模式
-  分散处理就地利用模式
-  污水处理厂/站
-  污水管道
-  DN300污水管径





中国航天建设集团有限公司  
航天建筑设计研究院有限公司

沂水县人民政府

2019年9月

图号: 14

# 山东省沂水县 高桥镇农村污水治理方案规划平面图 (2019-2025)

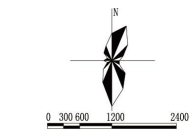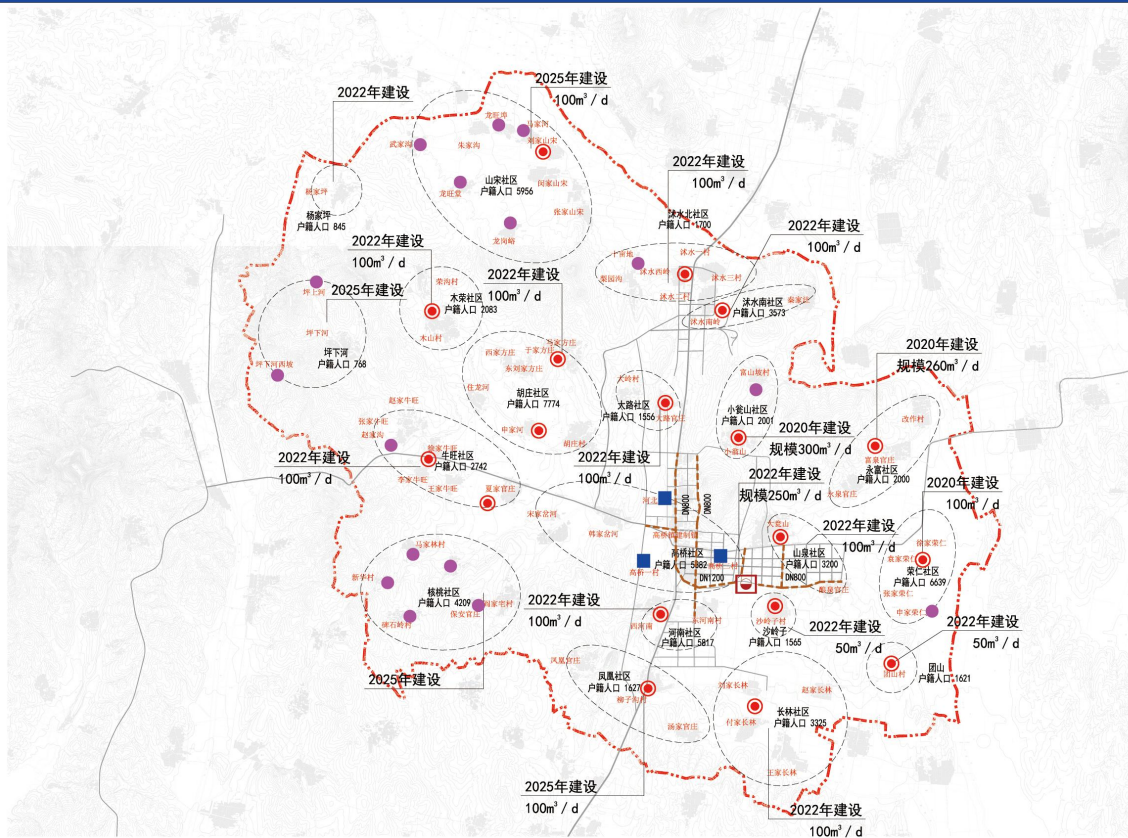

## 图例:

- 村级污水处理站 集中处理模式
- 市政纳管处理模式
- ▲ 村级生态处理模式
- 分散处理就地利用模式
- 污水处理厂/站
- 污水管道
- DN300污水管径




中国航天建设集团有限公司  
航天建筑设计研究院有限公司

沂水县人民政府

2019年9月

图号：15

# 山东省沂水县院崔家峪镇农村污水处理方案规划平面图 (2019-2025)

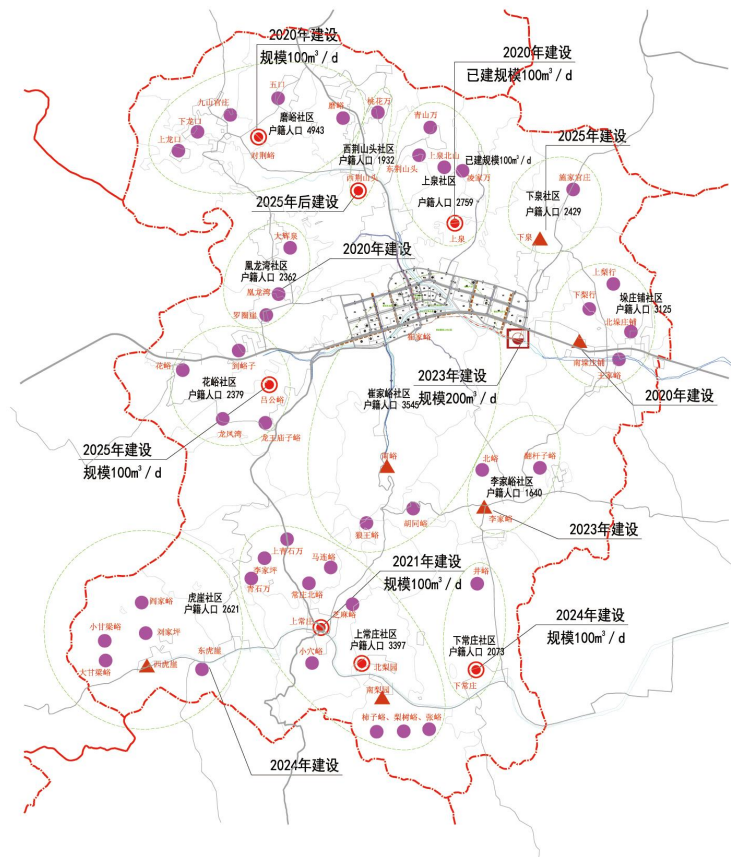

- 图例:**
- 村级污水处理站 集中处理模式
  - 市政纳管处理模式
  - ▲ 村级生态处理模式
  - 分散处理就地利用模式
  - 污水处理厂/站
  - 污水管道
  - DN300污水管径



中国航天建设集团有限公司  
航天建筑设计研究院有限公司



沂水县人民政府

2019年9月

图号：16



# 山东省沂水县夏蔚镇农村污水治理方案规划平面图 (2019-2025)

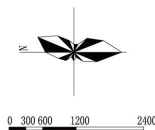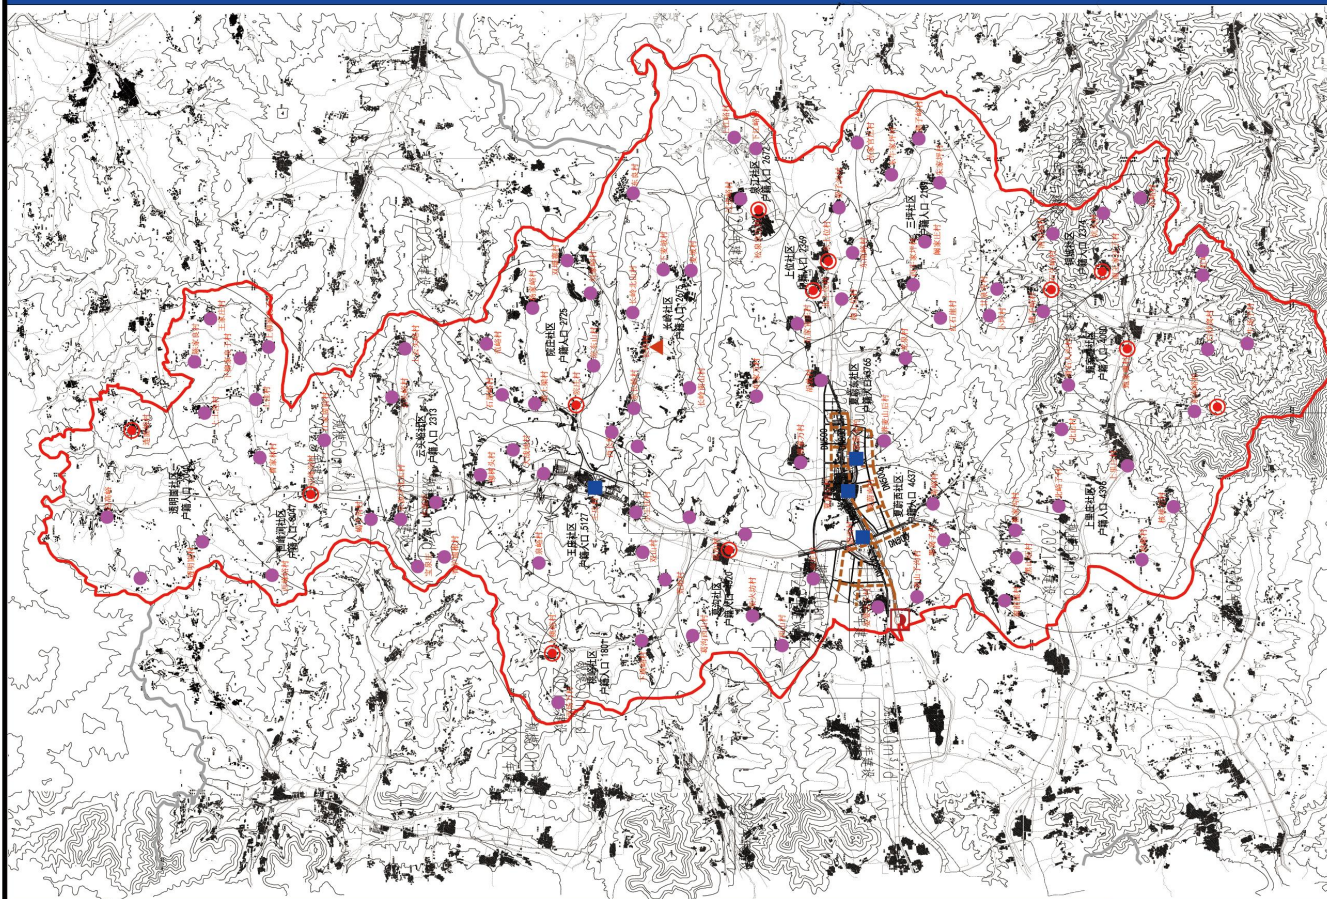

## 图例:

- 村级污水处理站  
集中处理模式
- 市政纳管处理模式
- ▲ 村级生态处理模式
- 分散处理就地利用模式
- 污水处理厂/站
- 污水管道
- DN300污水管径





中国航天建设集团有限公司  
航天建筑设计研究院有限公司

沂水县人民政府

2019年9月

图号：17

# 山东省沂水县院高庄镇农村污水治理方案规划平面图 (2019-2025)

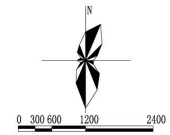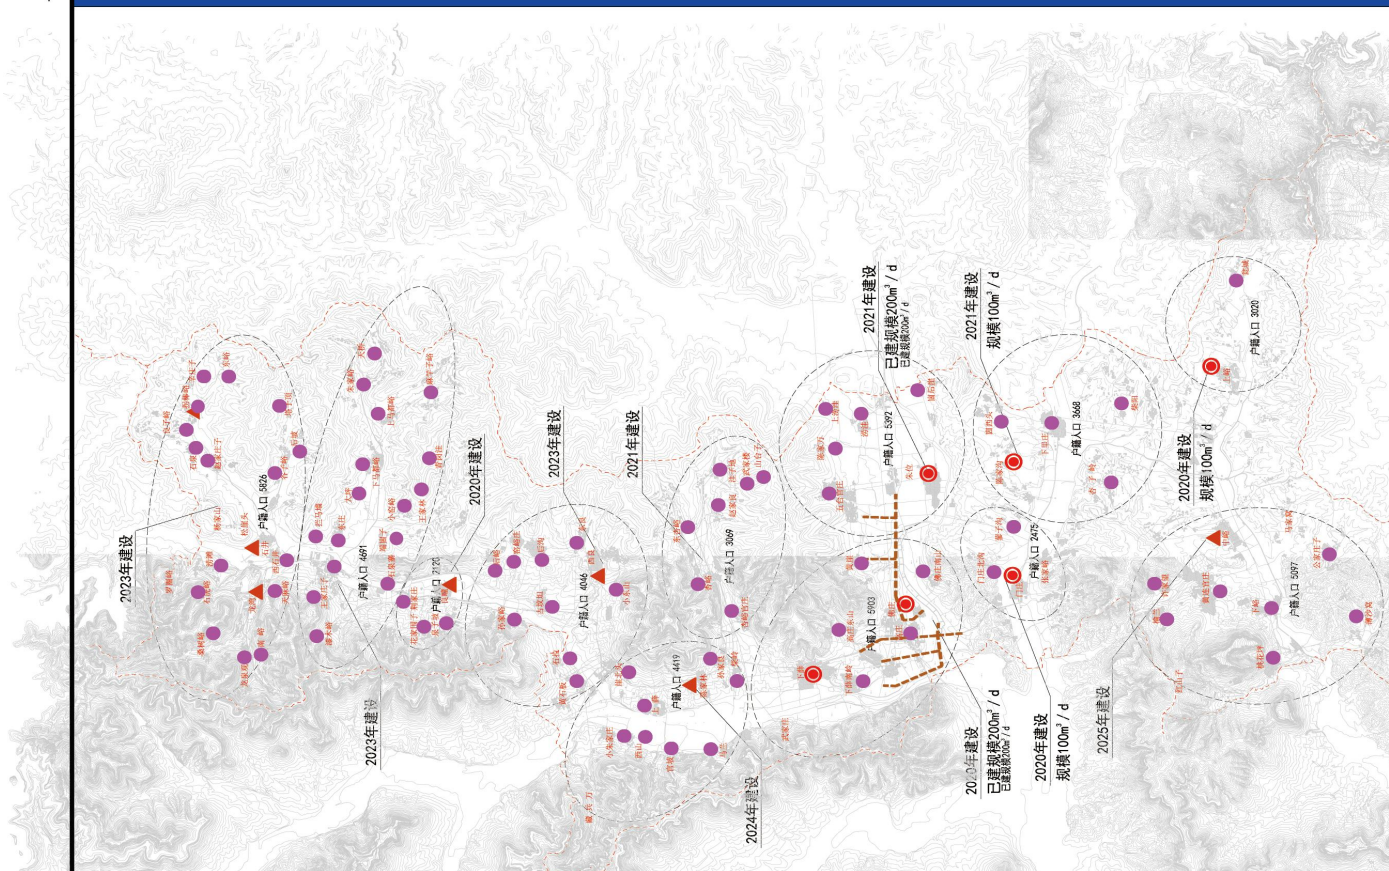

## 图例:

- 村级污水处理站  
集中处理模式
- 市政纳管处理模式
- ▲ 村级生态处理模式
- 分散处理就地利用模式
- 污水处理厂/站
- 污水管道
- DN300污水管径



中国航天建设集团有限公司  
航天建筑设计研究院有限公司

沂水县人民政府

2019年9月

图号：18



